


MAPA DO CELÓW PROJEKTOWYCH
Skala 1:500

Nazwa miejscowości	m. ŻARY	
ulica	Pienińska	
Jednostka ewidencyjna	identyfikator	081102_1
	nazwa	ŻARY
Obręb ewidencyjny	identyfikator	.0006-6
	numer działki	450/1
Nazwa układu	współrzędnych prostokątnych płaskich	lokalny
	wysokościowy	Amsterdam

Przebieg linii w planie SR wzdłuż linii zabudowy. Wskazano miejsce wlotu i wylotu do budynku. Wskazano miejsce dna studni. Wskazano miejsce wlotu i wylotu do budynku. Wskazano miejsce dna studni. Wskazano miejsce wlotu i wylotu do budynku. Wskazano miejsce dna studni.

STACHOSTA ŻARSKI
P. 02M. 0018. 344
20. 03. 2018
Alcja Bohaterowska
Mieczysław Wydziałki Geodzyjny i Katastr.

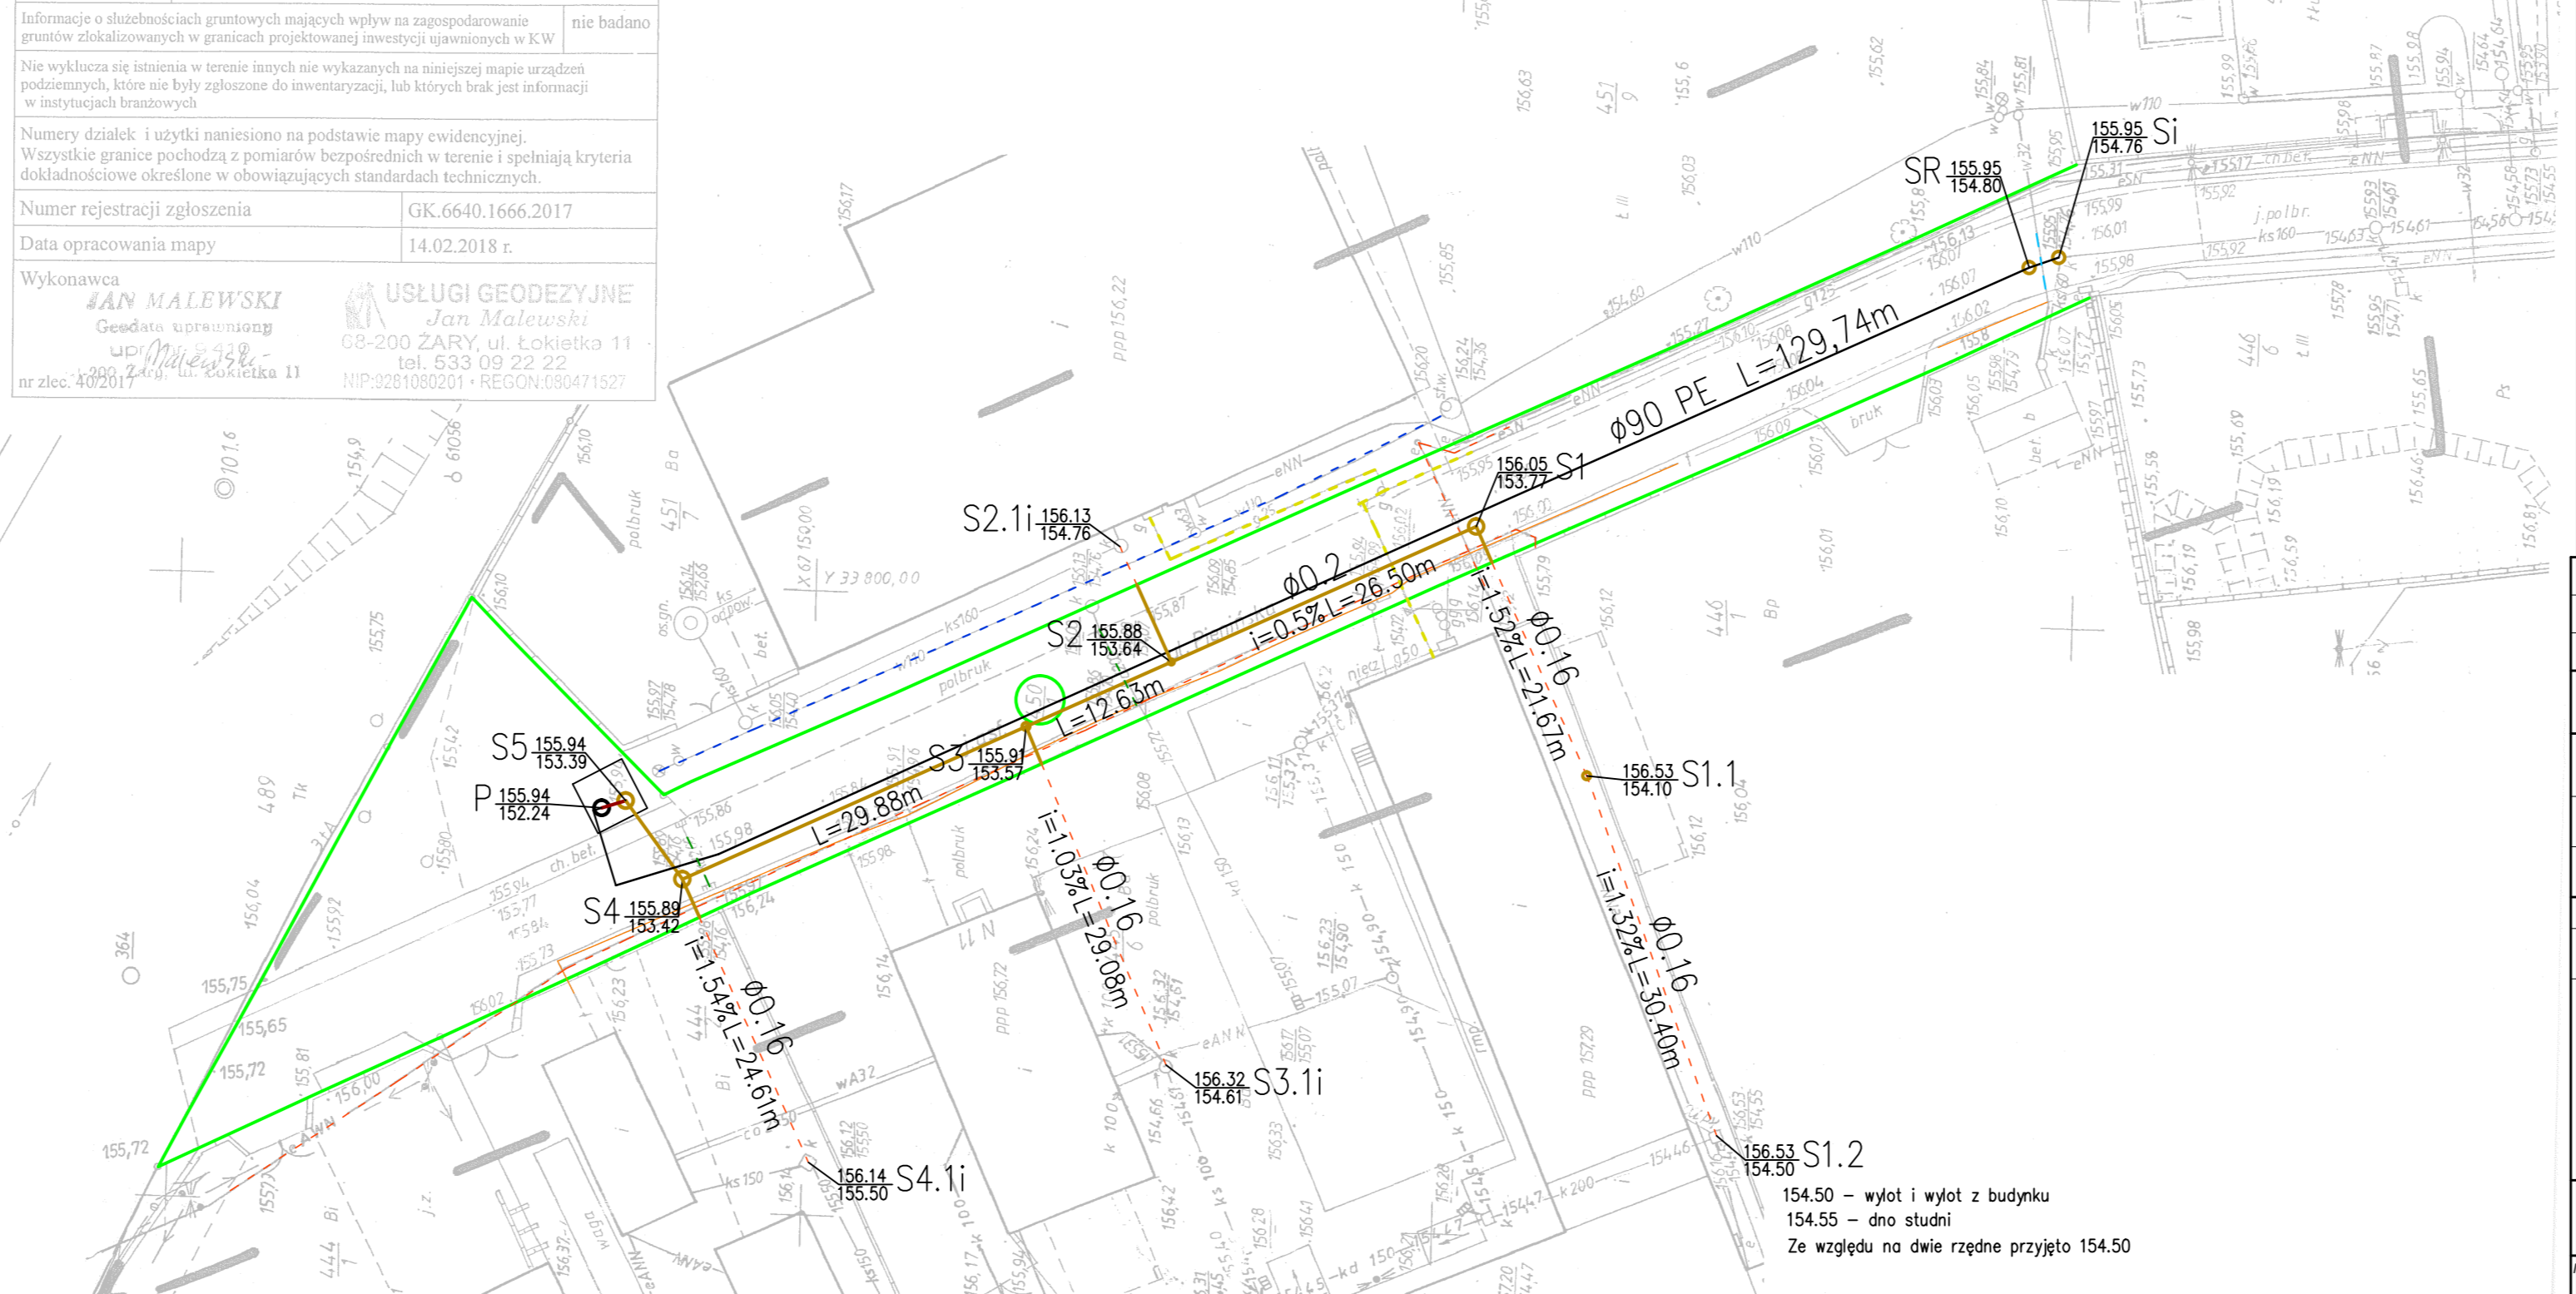

LEGENDA:

- [Green line] GRANICE DZIAŁEK
- [Dashed green line] ISTN. KANALIZACJA DESZCZOWA
- [Orange line] ISTN. KABEL TELEKOMUNIKACYJNY
- [Yellow dashed line] ISTN. I PROJ. SIĘĆ GAZOWA
- [Red dashed line] ISTN. KABEL ENERGETYCZNY
- [Green line with yellow center] PROJ. KANALIZACJA SANITARNA W OPRACOWANIU
- [White line with black center] PROJ. KANALIZACJA TŁOCZNA
- [Red dashed line] PROJ. KANALIZACJA (NIE DOTYCZY ZWIK)
- [Blue line] ISTN. SIĘĆ WODOCIĄGOWA

450/1 NUMER DZIAŁKI

(P) PROJEKTOWANA PRZEPOMPOWNIA

SR STUDNIA ROZPRZĘŻNA PE DN625

KOPIA MAPY DO CELÓW PROJEKTOWYCH
ZGODNA Z ORYGINAŁEM

REWIZIA	DATA	OPIS I ZAKRES ZMIANY		
JEDNOSTKA PROJEKTOWA:	Biuro Projektów i Ochrony Środowiska mgr inż. Magdalena Stróżyna m. Surowa 1a, 68-200 Żary, tel. kom.: 603 980 453, e-mail: magda@biuroskala.pl	AutoCAD LT 2012 Serial No: 392-25742008		
ZADANIE INWESTYCYJNE:	PROJEKT BUDOWLANY ODCINKA SIECI KANALIZACJI SANITARNEJ W UL. PIENIŃSKIEJ W ŻARACH			
ADRES INWESTYCJI:	Żary, ul. Pienińska, działki o nr ewid. 450/1, obr. 6			
INWESTOR:	Zakład Wodociągów i Kanalizacji Sp. z o.o., ul. Bohaterów Getta 9-11, 68-200 Żary			
FAZA:	PROJEKT BUDOWLANY	ZESPÓŁ PROJEKTOWY		
WSZELKIE PRAWA ZASTRZEŻONE	IMIE I NAZWISKO	NR UPR. SPECJALNOŚĆ	PODPIS	
TYTUŁ RYSUNKU: PROJEKT ZAGOSPODAROWANIA TERENU ODCINKA SIECI KANALIZACJI SANITARNEJ	PROJEKTOWAŁ:	mgr inż. Małgorzata Kawala	LBS/0070/POOS/10 SANITARNA	
	PROJEKTOWAŁ:	mgr inż. Elwira Kramm	LUKG/0034/POOS/03 SANITARNA	
	OPRACOWAŁA:	mgr inż. Magdalena Stróżyna		
BRANŻA:	Sanitarna	SKALA: 1:500	DATA: KWIECIEŃ 2018r.	NR RYSUNKU: PB/S/01/_

Niniejsze opracowanie jest chronione Ustawą o prawie autorskim i prawach pokrewnych (Dz.U. nr 24, poz. 83, z dnia 23.02.1994r. z późn. zm.) Kopiowanie, powielanie lub publikowanie tego rysunku w całości lub w części bez pisemnej zgody Biura Projektów i Ochrony Środowiska Magdalena Stróżyna jest ZABRONIONE. ©